




PLANTA BAIXA ESGOTO TERREO
Escala 1:75

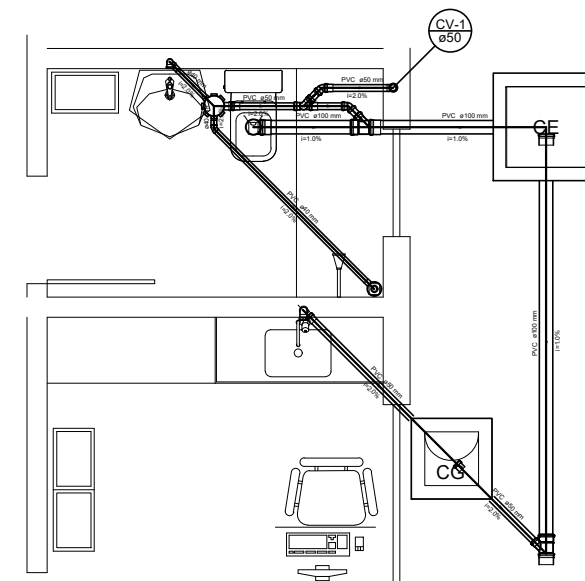

Detalhe S1
escala 1:25

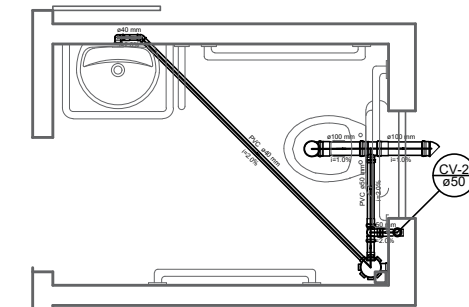


Detalhe S2
escala 1:25

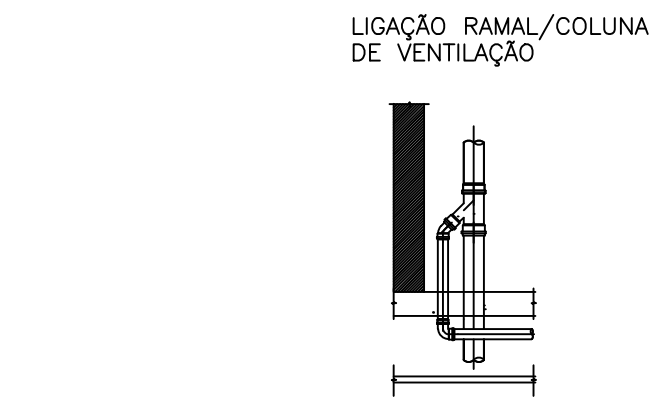


Detalhe S3
escala 1:25




Detalhe S4
escala 1:25

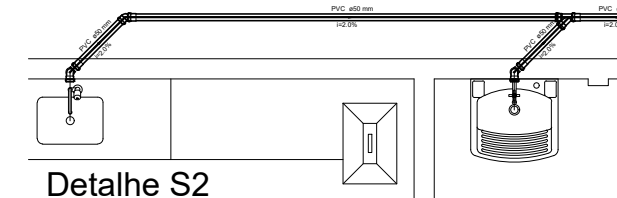

Detalhe S5
escala 1:25

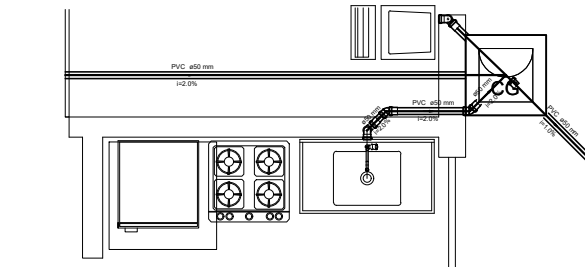


Detalhe S6
escala 1:25



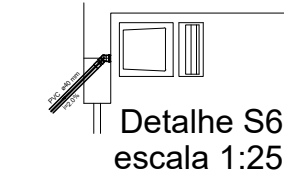


Detalhe S7
escala 1:25

LIGAÇÃO RAMAL/COLONA DE VENTILAÇÃO

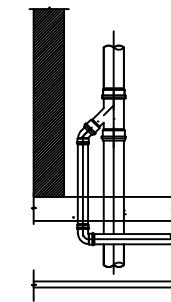

o ramal de ventilação deve ser ligado na coluna de ventilação no mínimo 15 cm acima

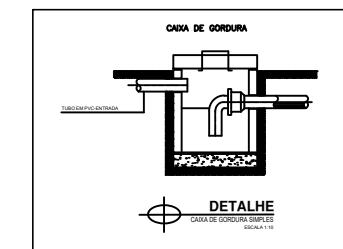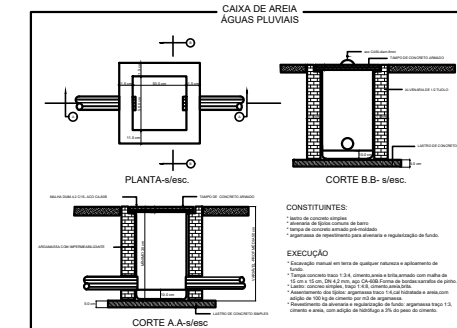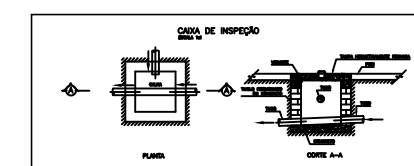

Legenda de condutos

Esgoto
Ventilação

Lista de Materiais

Condutos PVC 110	1,40
Condutos PVC 150	2,50
Condutos PVC 200	1,40
Condutos PVC 250	1,40
Condutos PVC 300	1,40
Condutos PVC 350	1,40
Condutos PVC 400	1,40
Condutos PVC 450	1,40
Condutos PVC 500	1,40
Condutos PVC 550	1,40
Condutos PVC 600	1,40
Condutos PVC 650	1,40
Condutos PVC 700	1,40
Condutos PVC 750	1,40
Condutos PVC 800	1,40
Condutos PVC 850	1,40
Condutos PVC 900	1,40
Condutos PVC 950	1,40
Condutos PVC 1000	1,40

Legenda Detalhada

Esgoto	1,40
Ventilação	1,40
Condutos PVC 110	1,40
Condutos PVC 150	2,50
Condutos PVC 200	1,40
Condutos PVC 250	1,40
Condutos PVC 300	1,40
Condutos PVC 350	1,40
Condutos PVC 400	1,40
Condutos PVC 450	1,40
Condutos PVC 500	1,40
Condutos PVC 550	1,40
Condutos PVC 600	1,40
Condutos PVC 650	1,40
Condutos PVC 700	1,40
Condutos PVC 750	1,40
Condutos PVC 800	1,40
Condutos PVC 850	1,40
Condutos PVC 900	1,40
Condutos PVC 950	1,40
Condutos PVC 1000	1,40

PROJETO
PROJETO HIDROSSANITÁRIO - SALA DE VACINAÇÃO

CONTEÚDO
Detalhamento Rede de Esgoto Sanitário

LOCAL
Quadra C/ Rua Eder Aparecido Vilela, 50-Bairro Manoel Garcia de Figueiredo

PROPRIETÁRIO
Prefeitura Municipal de Luminárias - CNPJ: 18.244.301/0001-26

RESPONSÁVEL TÉCNICO
Eng. Civil Paulo Afonso Machado Neto - CREA/MG: 240020/D-MG

UNID. Centímetros **DATA** 06/09/2024 **ESCALA** INDICADA **FOLHA** 02/02